



自転車置き場

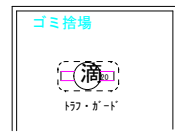


4台から2台に減らす

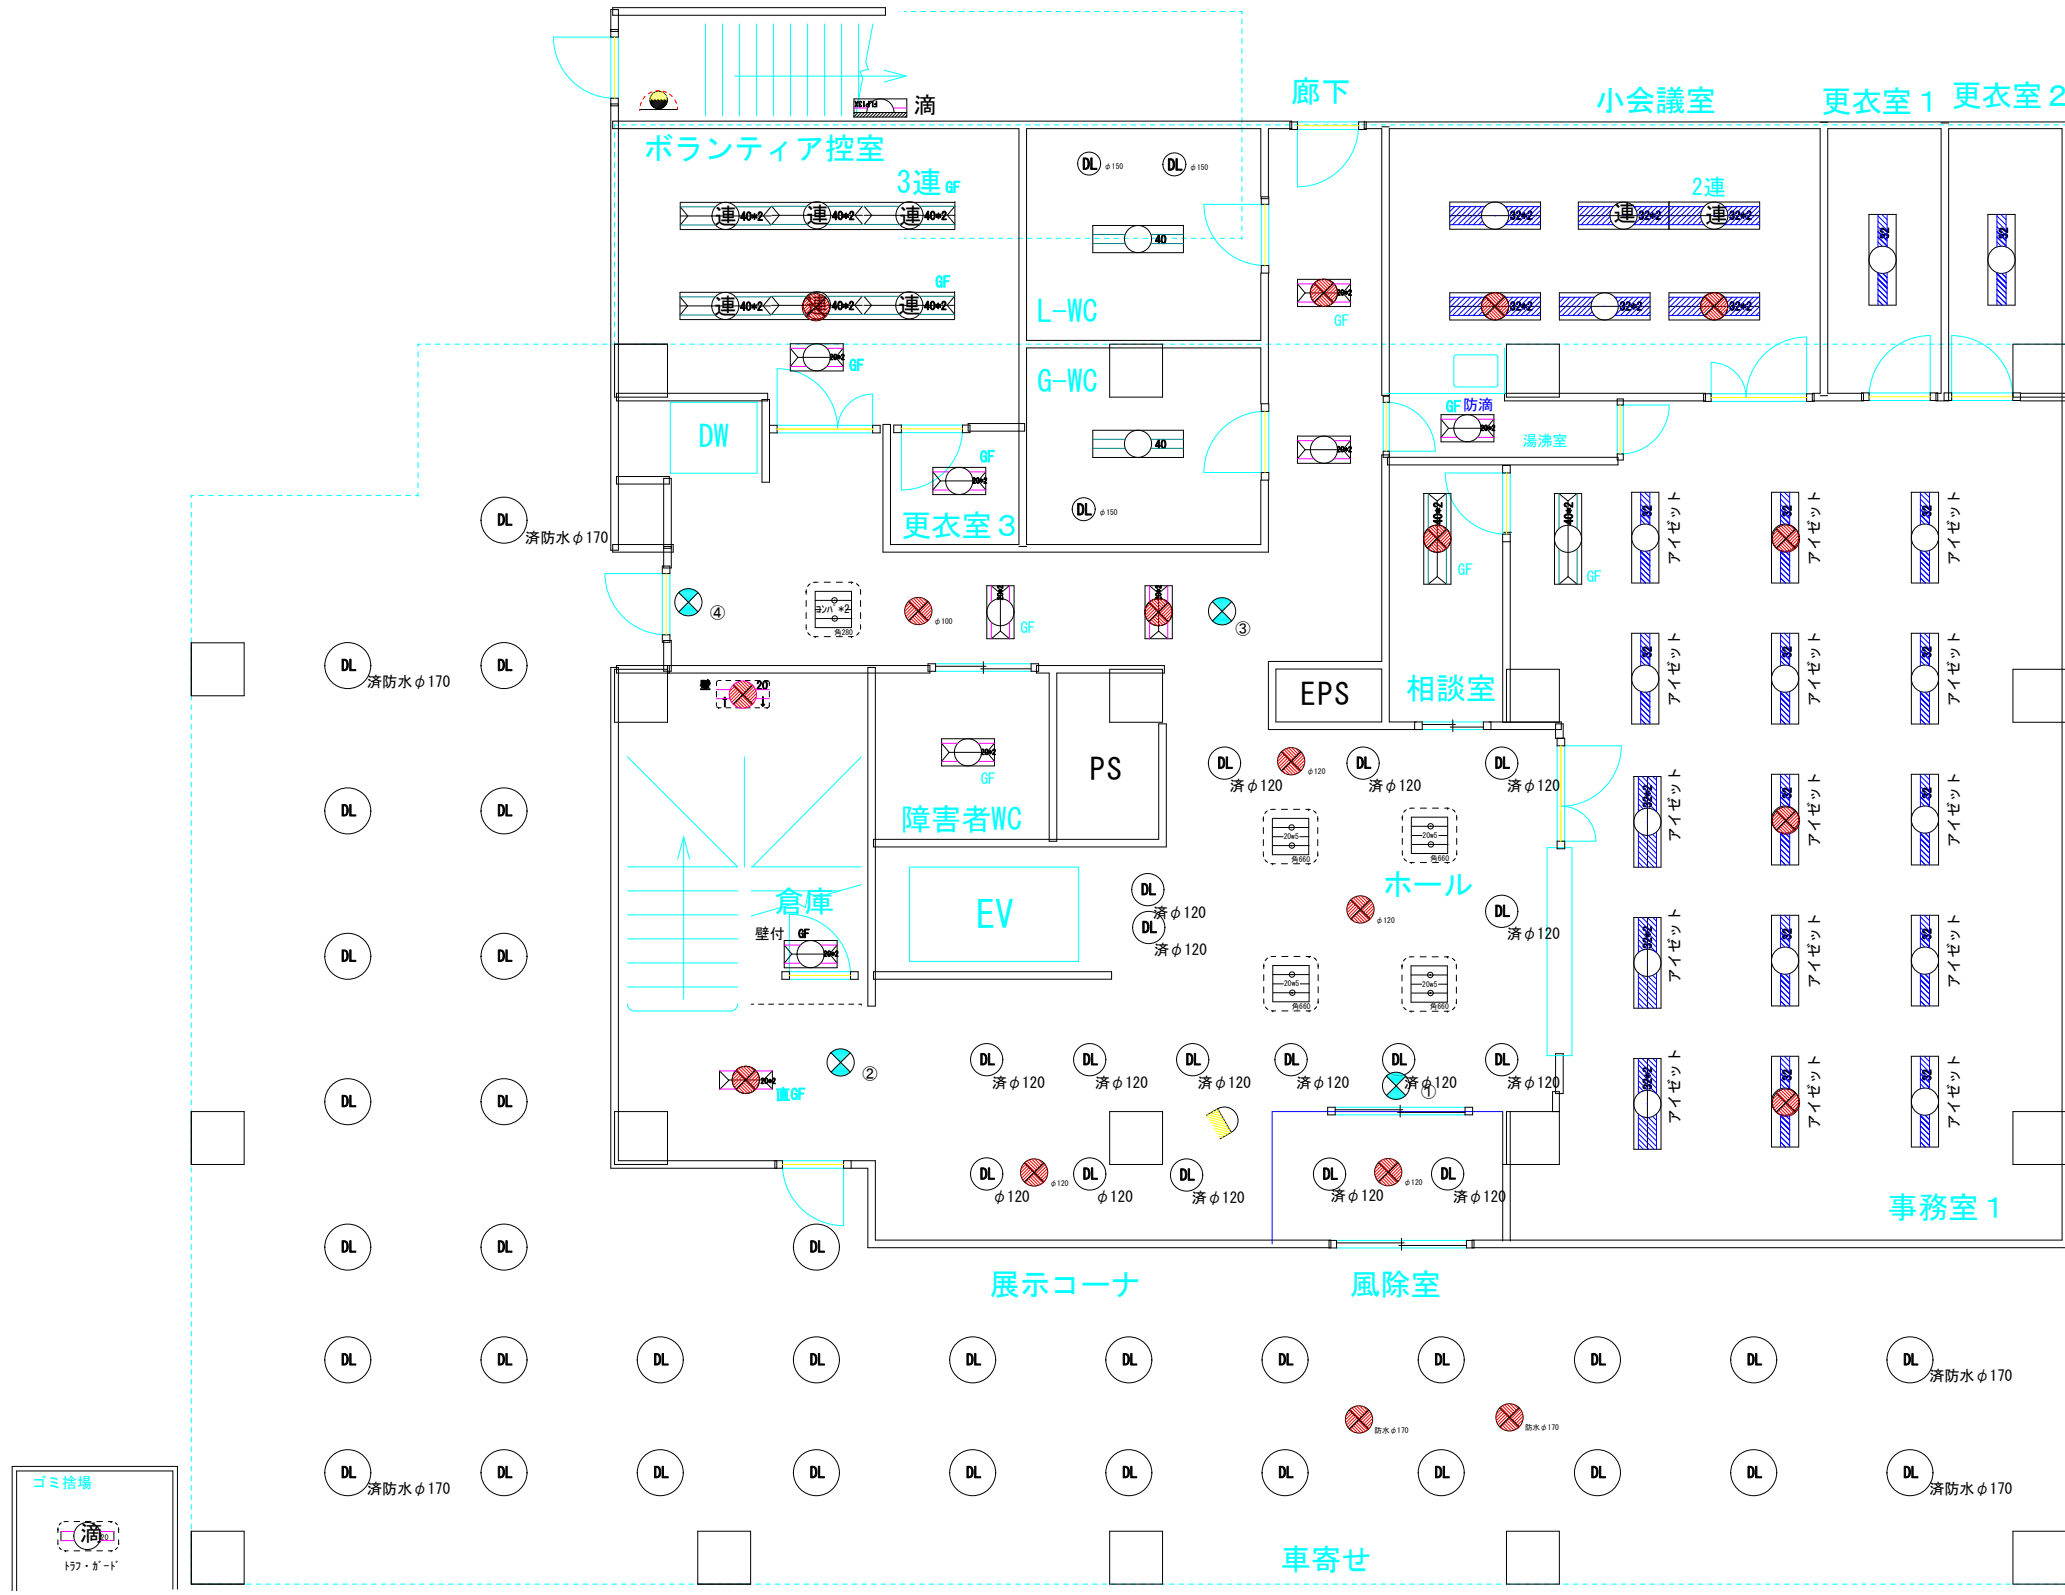


淀川区社会福祉協議会 様 1階	縮尺	1/100	日付	整理番号	埋込 20w 2灯式	埋込 hf32 1灯式	直付 40w 1灯式	直付傘付40w1灯式	ダウナイト	E26 60W	埋込 WエコFHF63 1灯
	図面番号				直付20w 2灯式	埋込 hf32 2灯式	直付 40w 2灯式	埋込 WエコFHF63 2灯	非常灯	スポットライト	直付ト720w1灯式ｶﾞｰﾄﾞ付き防滴
備考					壁付階段灯 (非常灯兼用)	埋込 40w 1灯式	壁直付 40w 1灯式	埋込シーリングライト	非常灯	装飾灯	誘導灯
					壁直付 20w 1灯式	埋込 40w 2灯式	壁直付40w 1灯式片傘	埋込シーリングライト	壁付けブラケット	壁埋込足元灯 FLP13X-L*1	

備考
・消防法、その他法令により、防災設備等の増設・移設工事が発生することがあります。
・天井設備の状況により器具の移設・増設工事が発生することがあります。

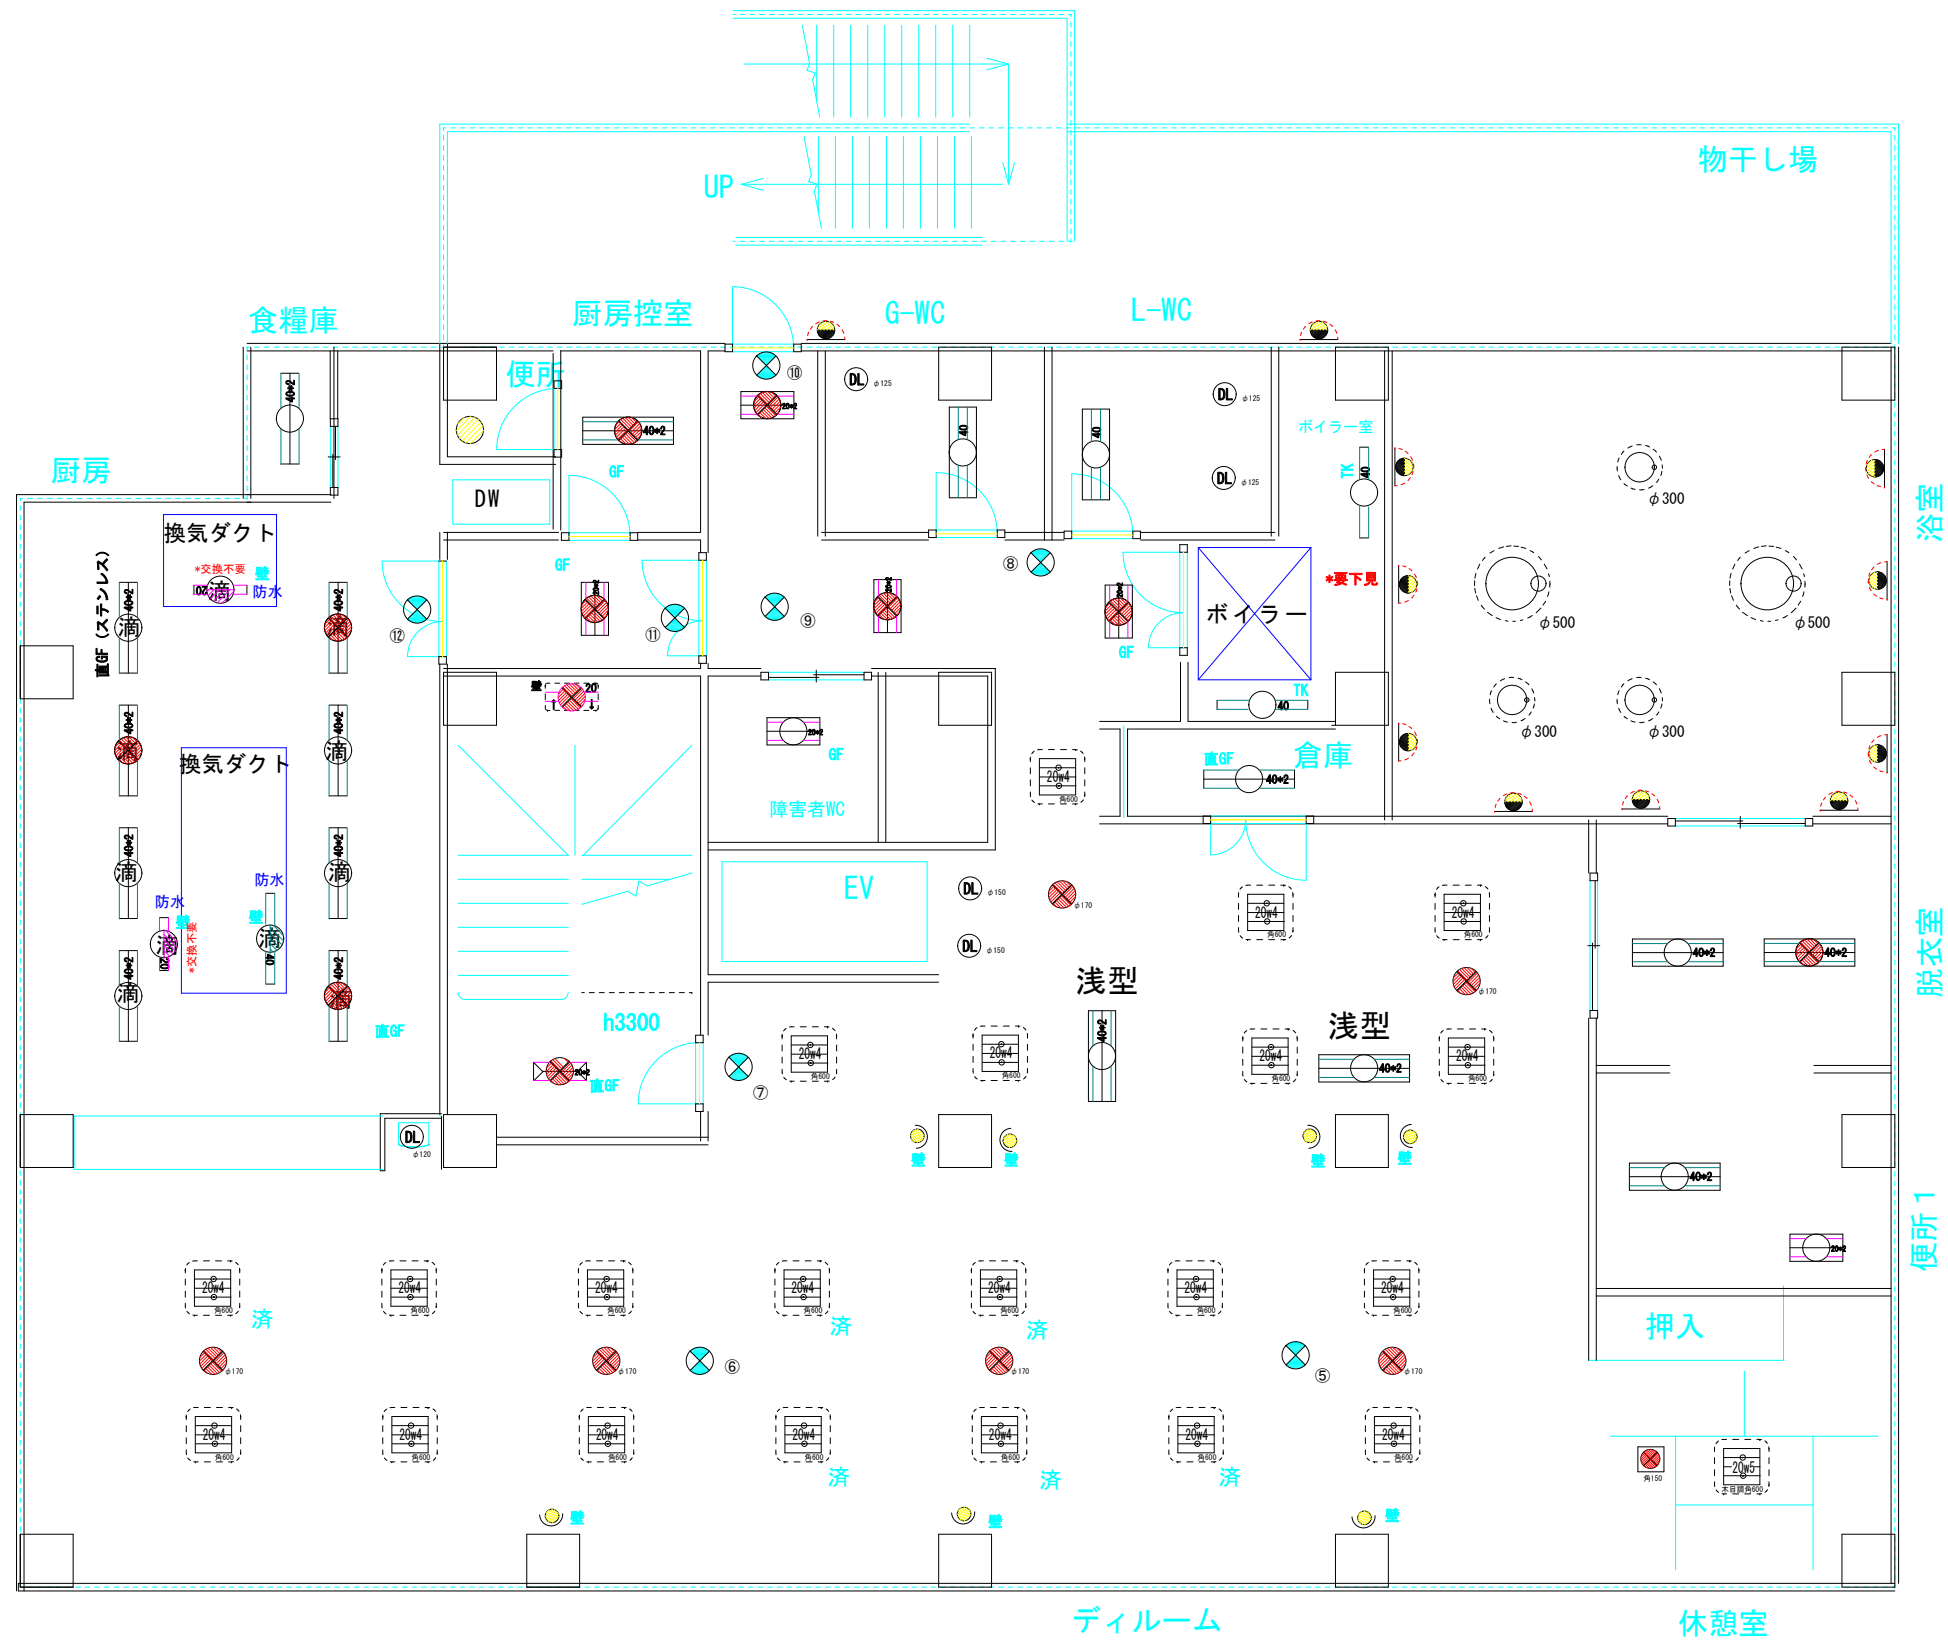

淀川区社会福祉協議会 様 2階	縮尺	1/100	日付	整理番号	埋込 20w 2灯式	埋込 hf32 1灯式	直付 40w 1灯式	直付傘付40w1灯式	DL φ170 ダウンライト	E26 60W	埋込 WエコFHF63 1灯
	図面番号				直付20w 2灯式	埋込 hf32 2灯式	直付 40w 2灯式	埋込 WエコFHF63 2灯	φ100 非常灯	スポットライト	直付ト720w1灯式が'-ト'付き防滴
備 考					壁付階段灯 (非常灯兼用)	埋込 40w 1灯式	壁直付 40w 1灯式	埋込シーリングライト	φ150 非常灯	装飾灯	誘導灯
					壁直付 20w 1灯式	埋込 40w 2灯式	壁直付40w 1灯式片傘	埋込シーリングライト	壁付けブラケット	壁埋込足元灯 FLP13X-L*1	

・消防法、その他法令により、防災設備等の増設・移設工事が発生することがあります。
 ・天井設備の状況により器具の移設・増設工事が発生することがあります。

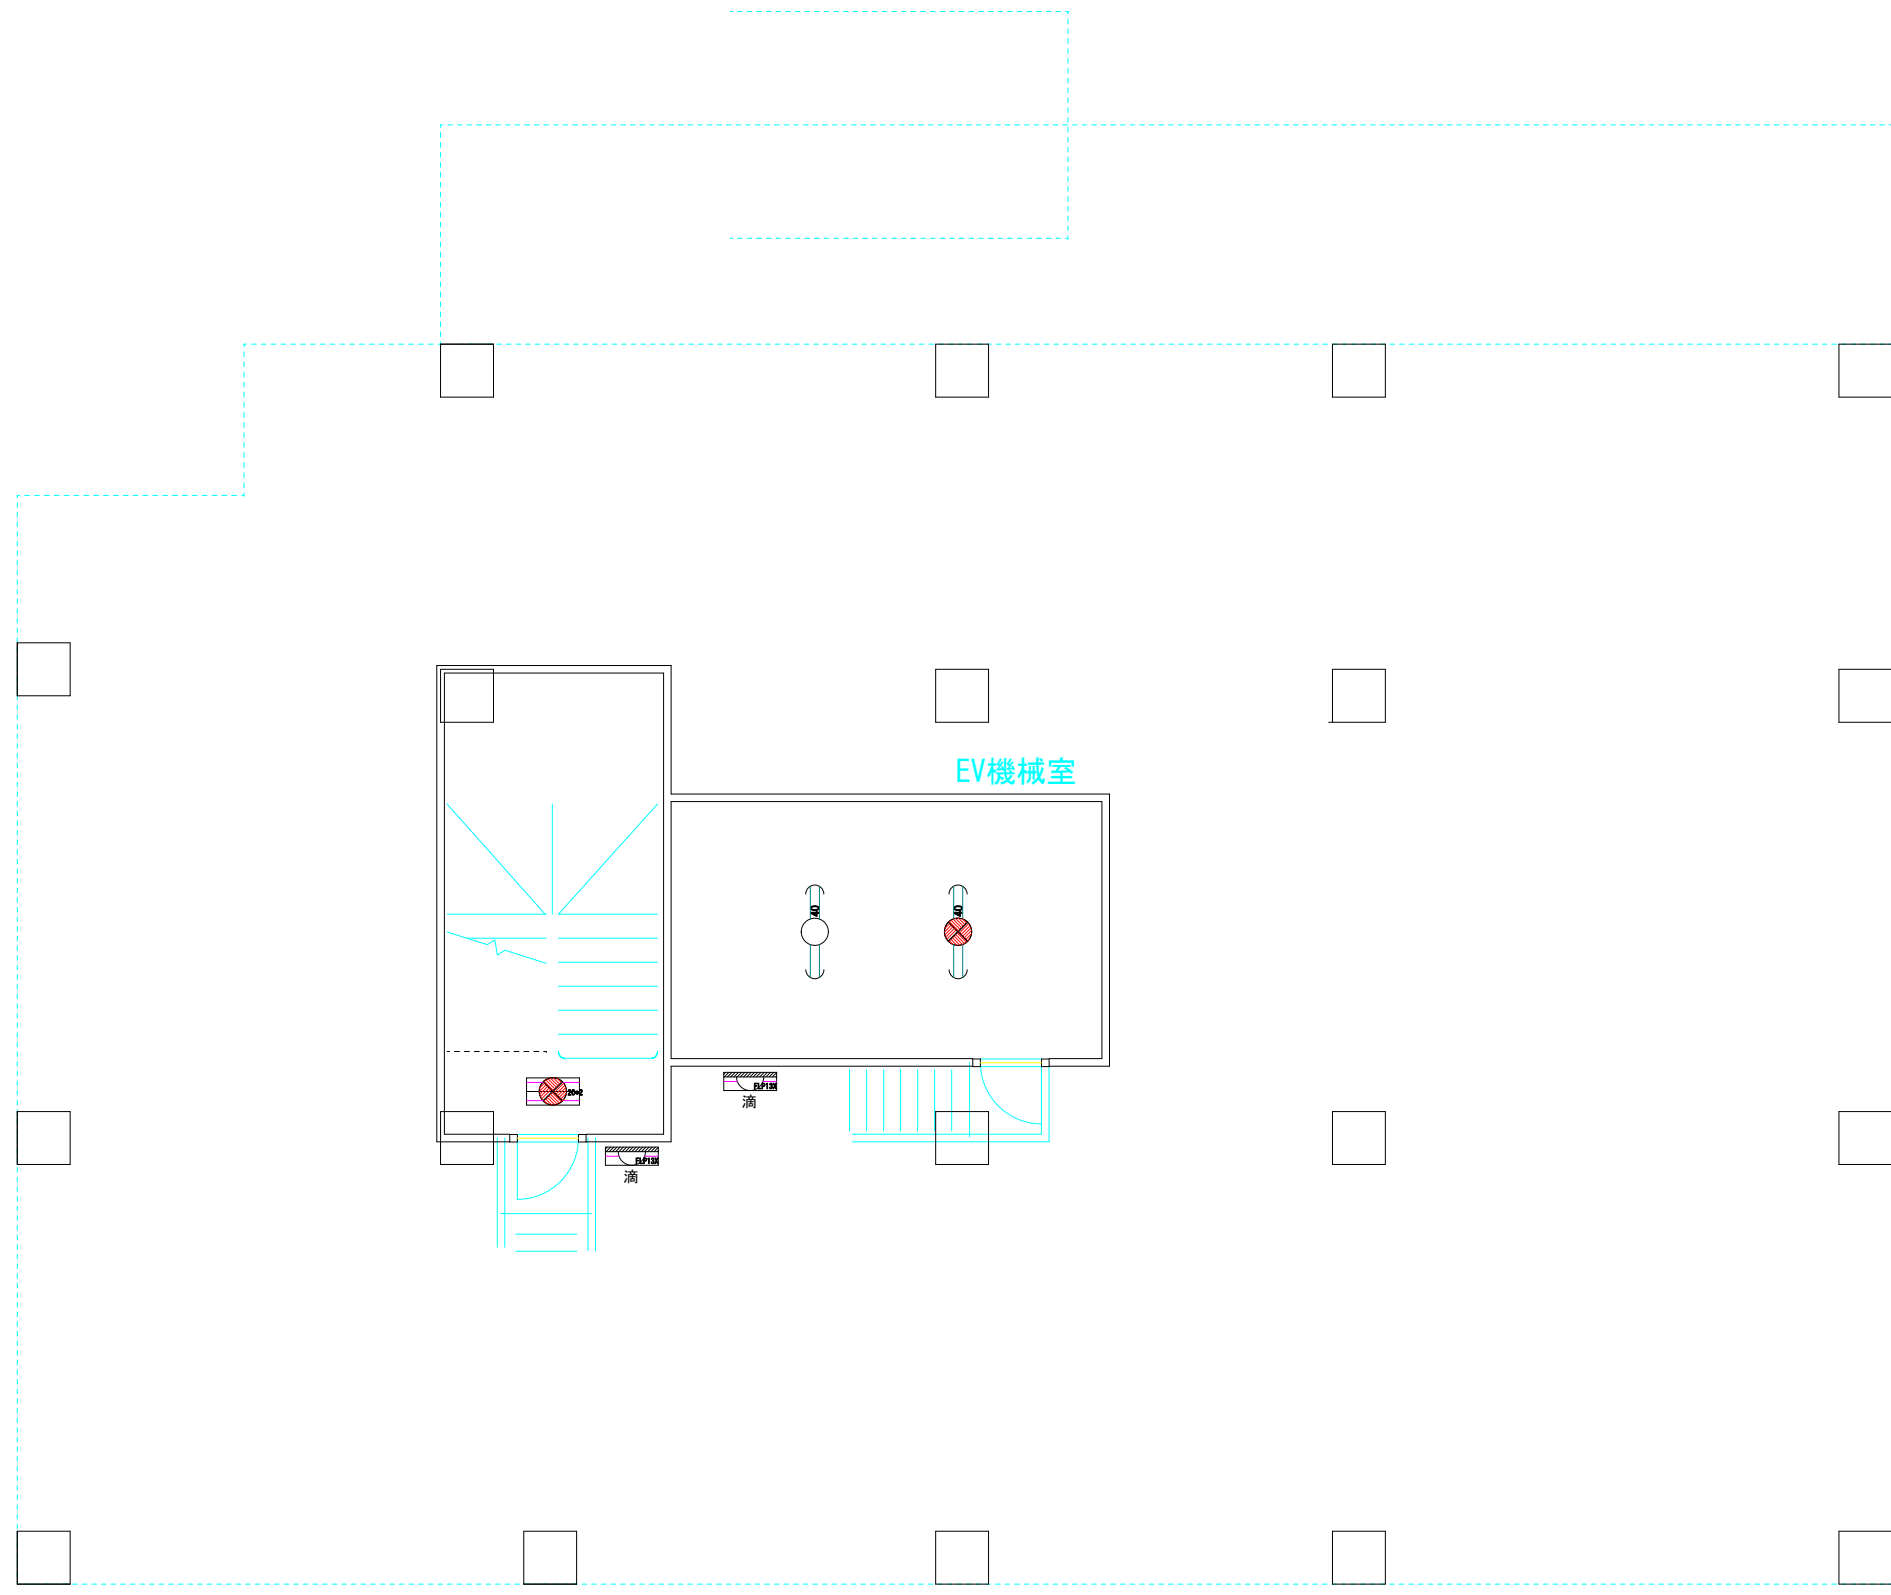

EV機械室

淀川区社会福祉協議会 様 屋上	縮尺	1/100	日付	整理番号	埋込 20w 2灯式	埋込 hf32 1灯式	直付 40w 1灯式	直付傘付40w1灯式	ダウンライト	E26 60W スポットライト	埋込 WエコFHF63 1灯
	図面番号				直付20w 2灯式	埋込 hf32 2灯式	直付 40w 2灯式	埋込 WエコFHF63 2灯	非常灯	非常灯	直付ト720w1灯式ｶﾞｰﾄﾞ付き防滴
備考					壁付階段灯(非常灯兼用)	埋込 40w 1灯式	壁直付 40w 1灯式	埋込シーリングライト	非常灯	装飾灯	直付ト720w1灯式ｶﾞｰﾄﾞ付き防滴
					壁直付 20w 1灯式	埋込 40w 2灯式	壁直付40w 1灯式片傘	埋込シーリングライト	壁付けブラケット	埋込シーリングライト	埋込足元灯 FLP13X-L*1

備考
 ・消防法、その他法令により、防災設備等の増設・移設工事が発生することがあります。
 ・天井設備の状況により器具の移設・増設工事が発生することがあります。